



**LEYENDA:**

- |  |                           |  |                      |  |                   |  |                        |
|--|---------------------------|--|----------------------|--|-------------------|--|------------------------|
|  | EXTINTOR DE POLVO ABC     |  | PULSADOR DE ALARMA   |  | DETECTOR          |  | LUMINARIAS             |
|  | EXTINTOR DE CO2           |  | ALARMA               |  | ROCIADOR          |  | VIA DE EMERGENCIA      |
|  | BOCA DE INCENDIO EQUIPADA |  | CENTRAL DE INCENDIOS |  | EXTINCION CO2     |  | SALIDAS RECINTO/PLANTA |
|  |                           |  |                      |  | RECINTO DE RIESGO |  | SALIDA DE EMERGENCIA   |


**SEÑALIZACION**

- |  |        |  |                      |
|--|--------|--|----------------------|
|  | SALIDA |  | SALIDA DE EMERGENCIA |
|  | ①      |  | ②                    |
|  | ③      |  | ④                    |
|  | ⑤      |  | ⑥                    |
- NO UTILIZAR EN CASO DE EMERGENCIA**

UNIVERSIDAD COMPLUTENSE MADRID  
EDIFICIOS AMPLIACIÓN . FACULTAD CIENCIAS QUIMICAS

**PLANO PLANTA SÓTANO AULARIO.S**

PLAN DE AUTOPROTECCION	Plano nº 3A	CODIGO:E5059/08
	Escala: 1/150	Fecha: MARZO 2009

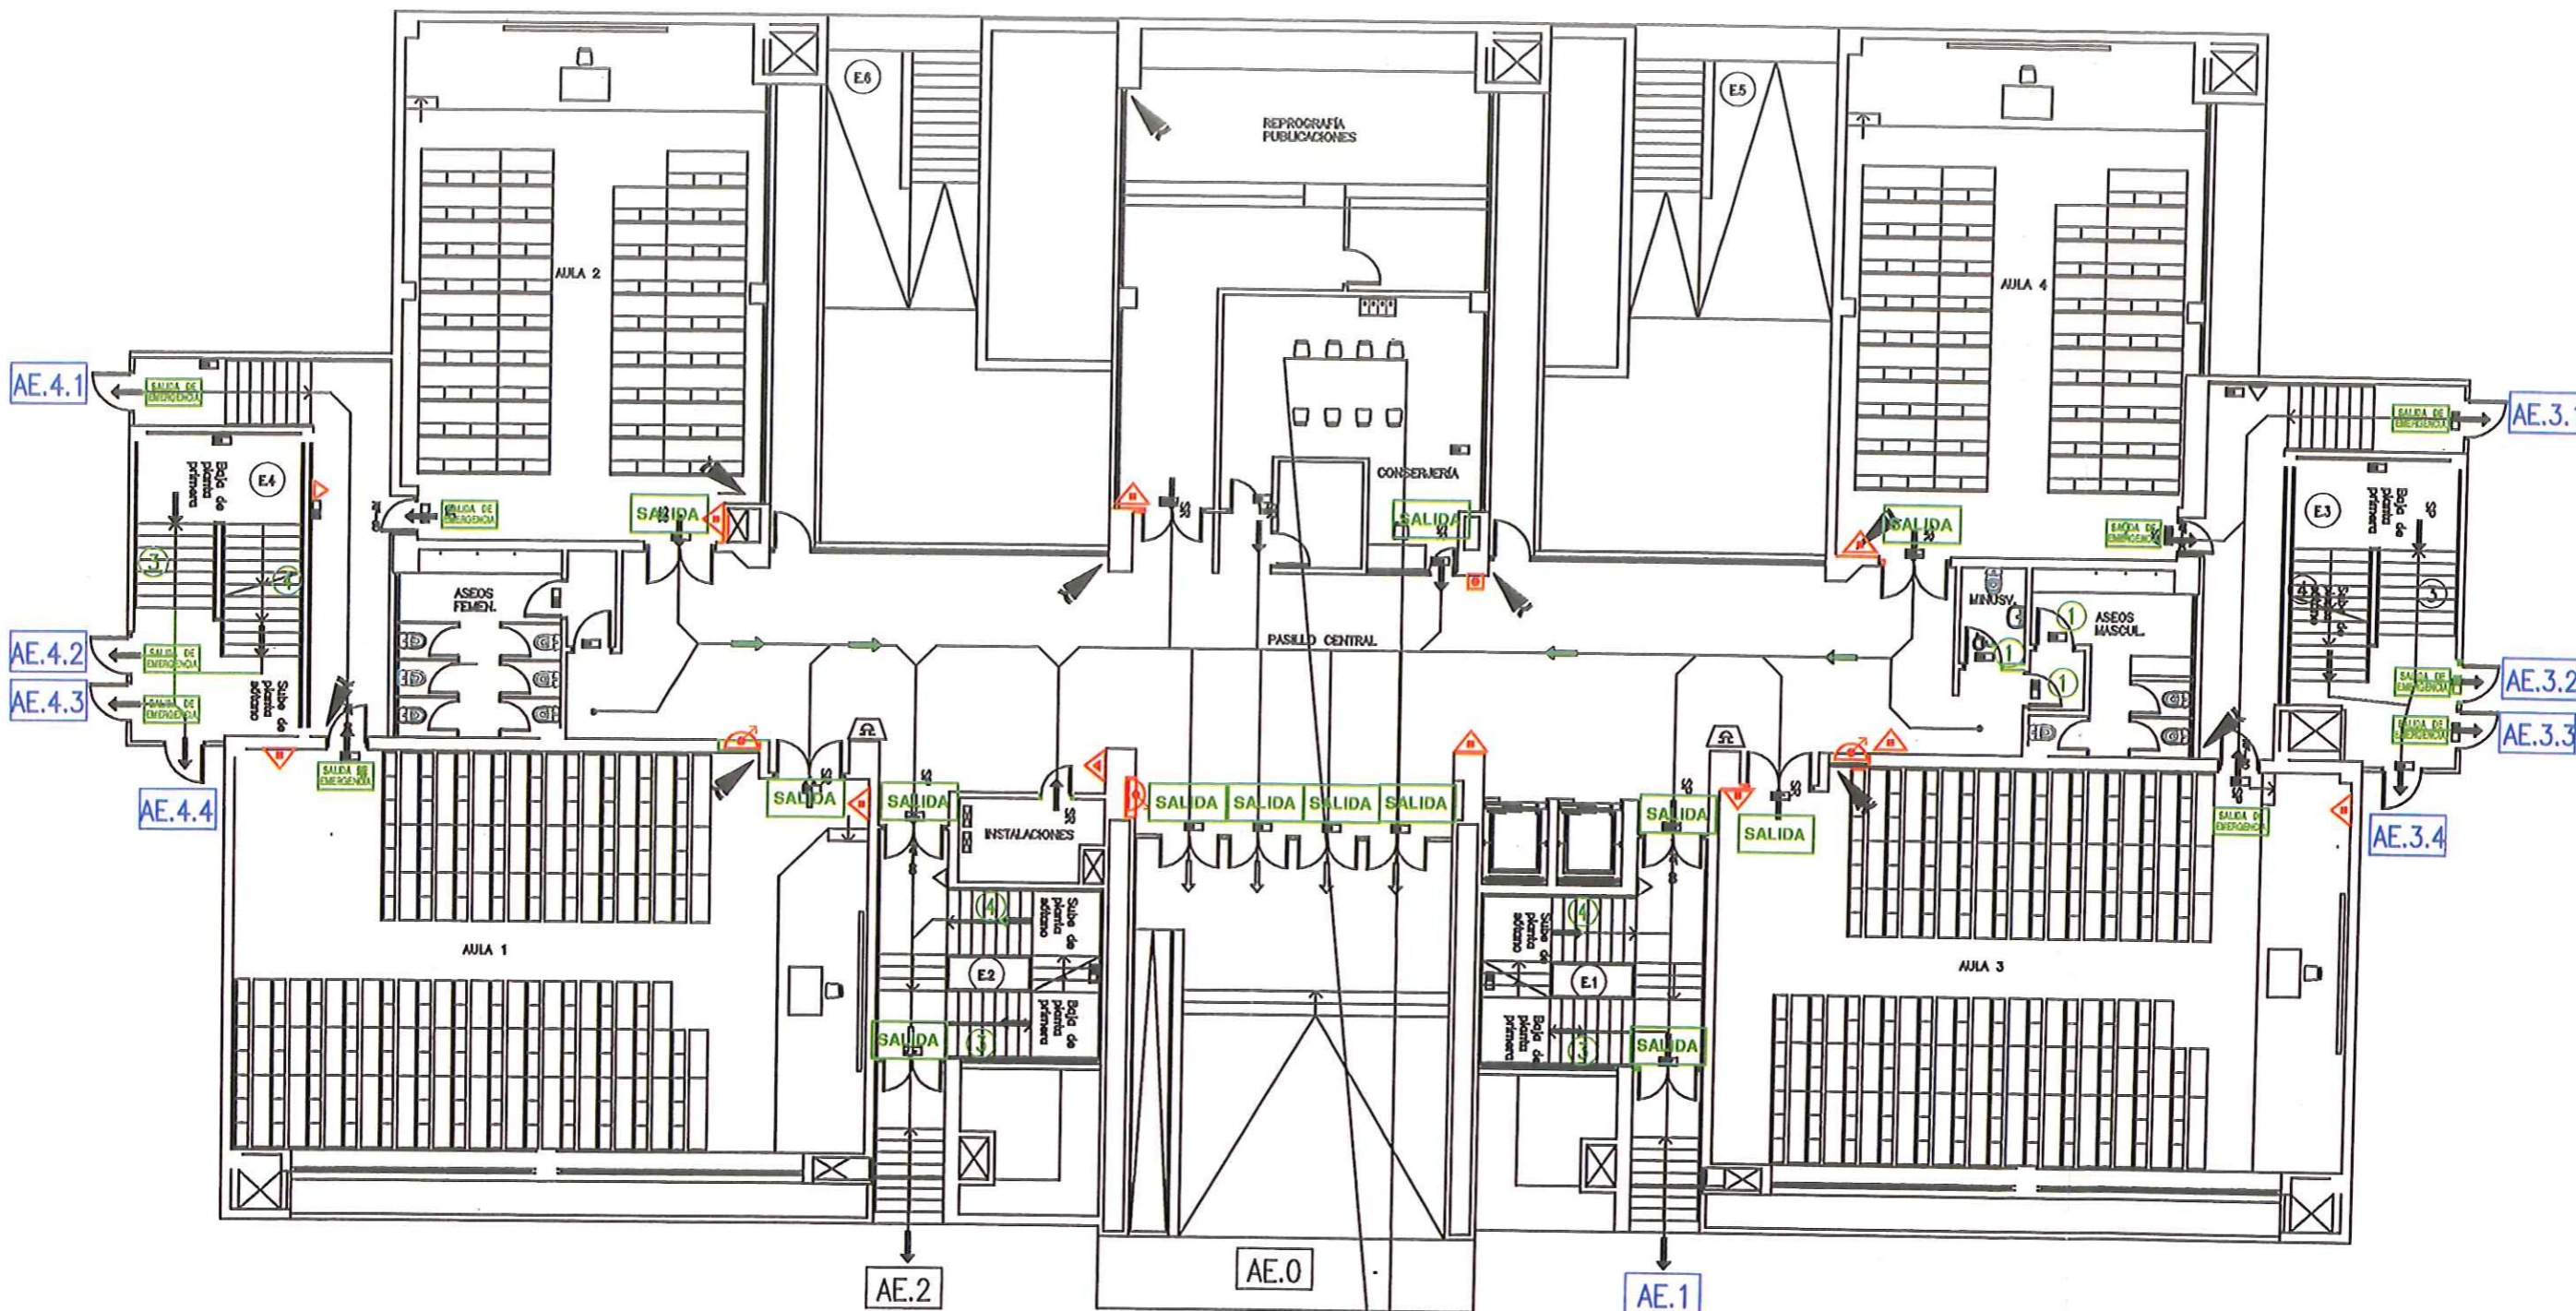


**LEYENDA:**

- |  |                           |  |                      |  |            |  |                                |
|--|---------------------------|--|----------------------|--|------------|--|--------------------------------|
|  | EXTINTOR DE POLVO ABC     |  | PULSADOR DE ALARMA   |  | DETECTOR   |  | ← VIA DE EMERGENCIA            |
|  | EXTINTOR DE CO2           |  | ALARMA               |  | ROCIADOR   |  | ← SR/SP SALIDAS RECINTO/PLANTA |
|  | BOCA DE INCENDIO EQUIPADA |  | CENTRAL DE INCENDIOS |  | LUMUNARIAS |  | ← SALIDA DE EMERGENCIA         |
|  |                           |  |                      |  |            |  | ← RECINTO DE RIESGO            |

**SEÑALIZACION**

- |  |        |  |                      |
|--|--------|--|----------------------|
|  | SALIDA |  | SALIDA DE EMERGENCIA |
|  | ①      |  | ②                    |
|  | ③      |  | ④                    |
|  | ⑥      |  |                      |

	UNIVERSIDAD COMPLUTENSE MADRID	
	EDIFICIO AMPLIACION . FACULTAD CIENCIAS QUIMICAS	
<b>PLANO PLANTA BAJA AULARIO.S</b>		
PLAN DE AUTOPROTECCION	Plano n° 4.A	SEÑALIZACION
	Escala: 1/150	Fecha: marzo 2000

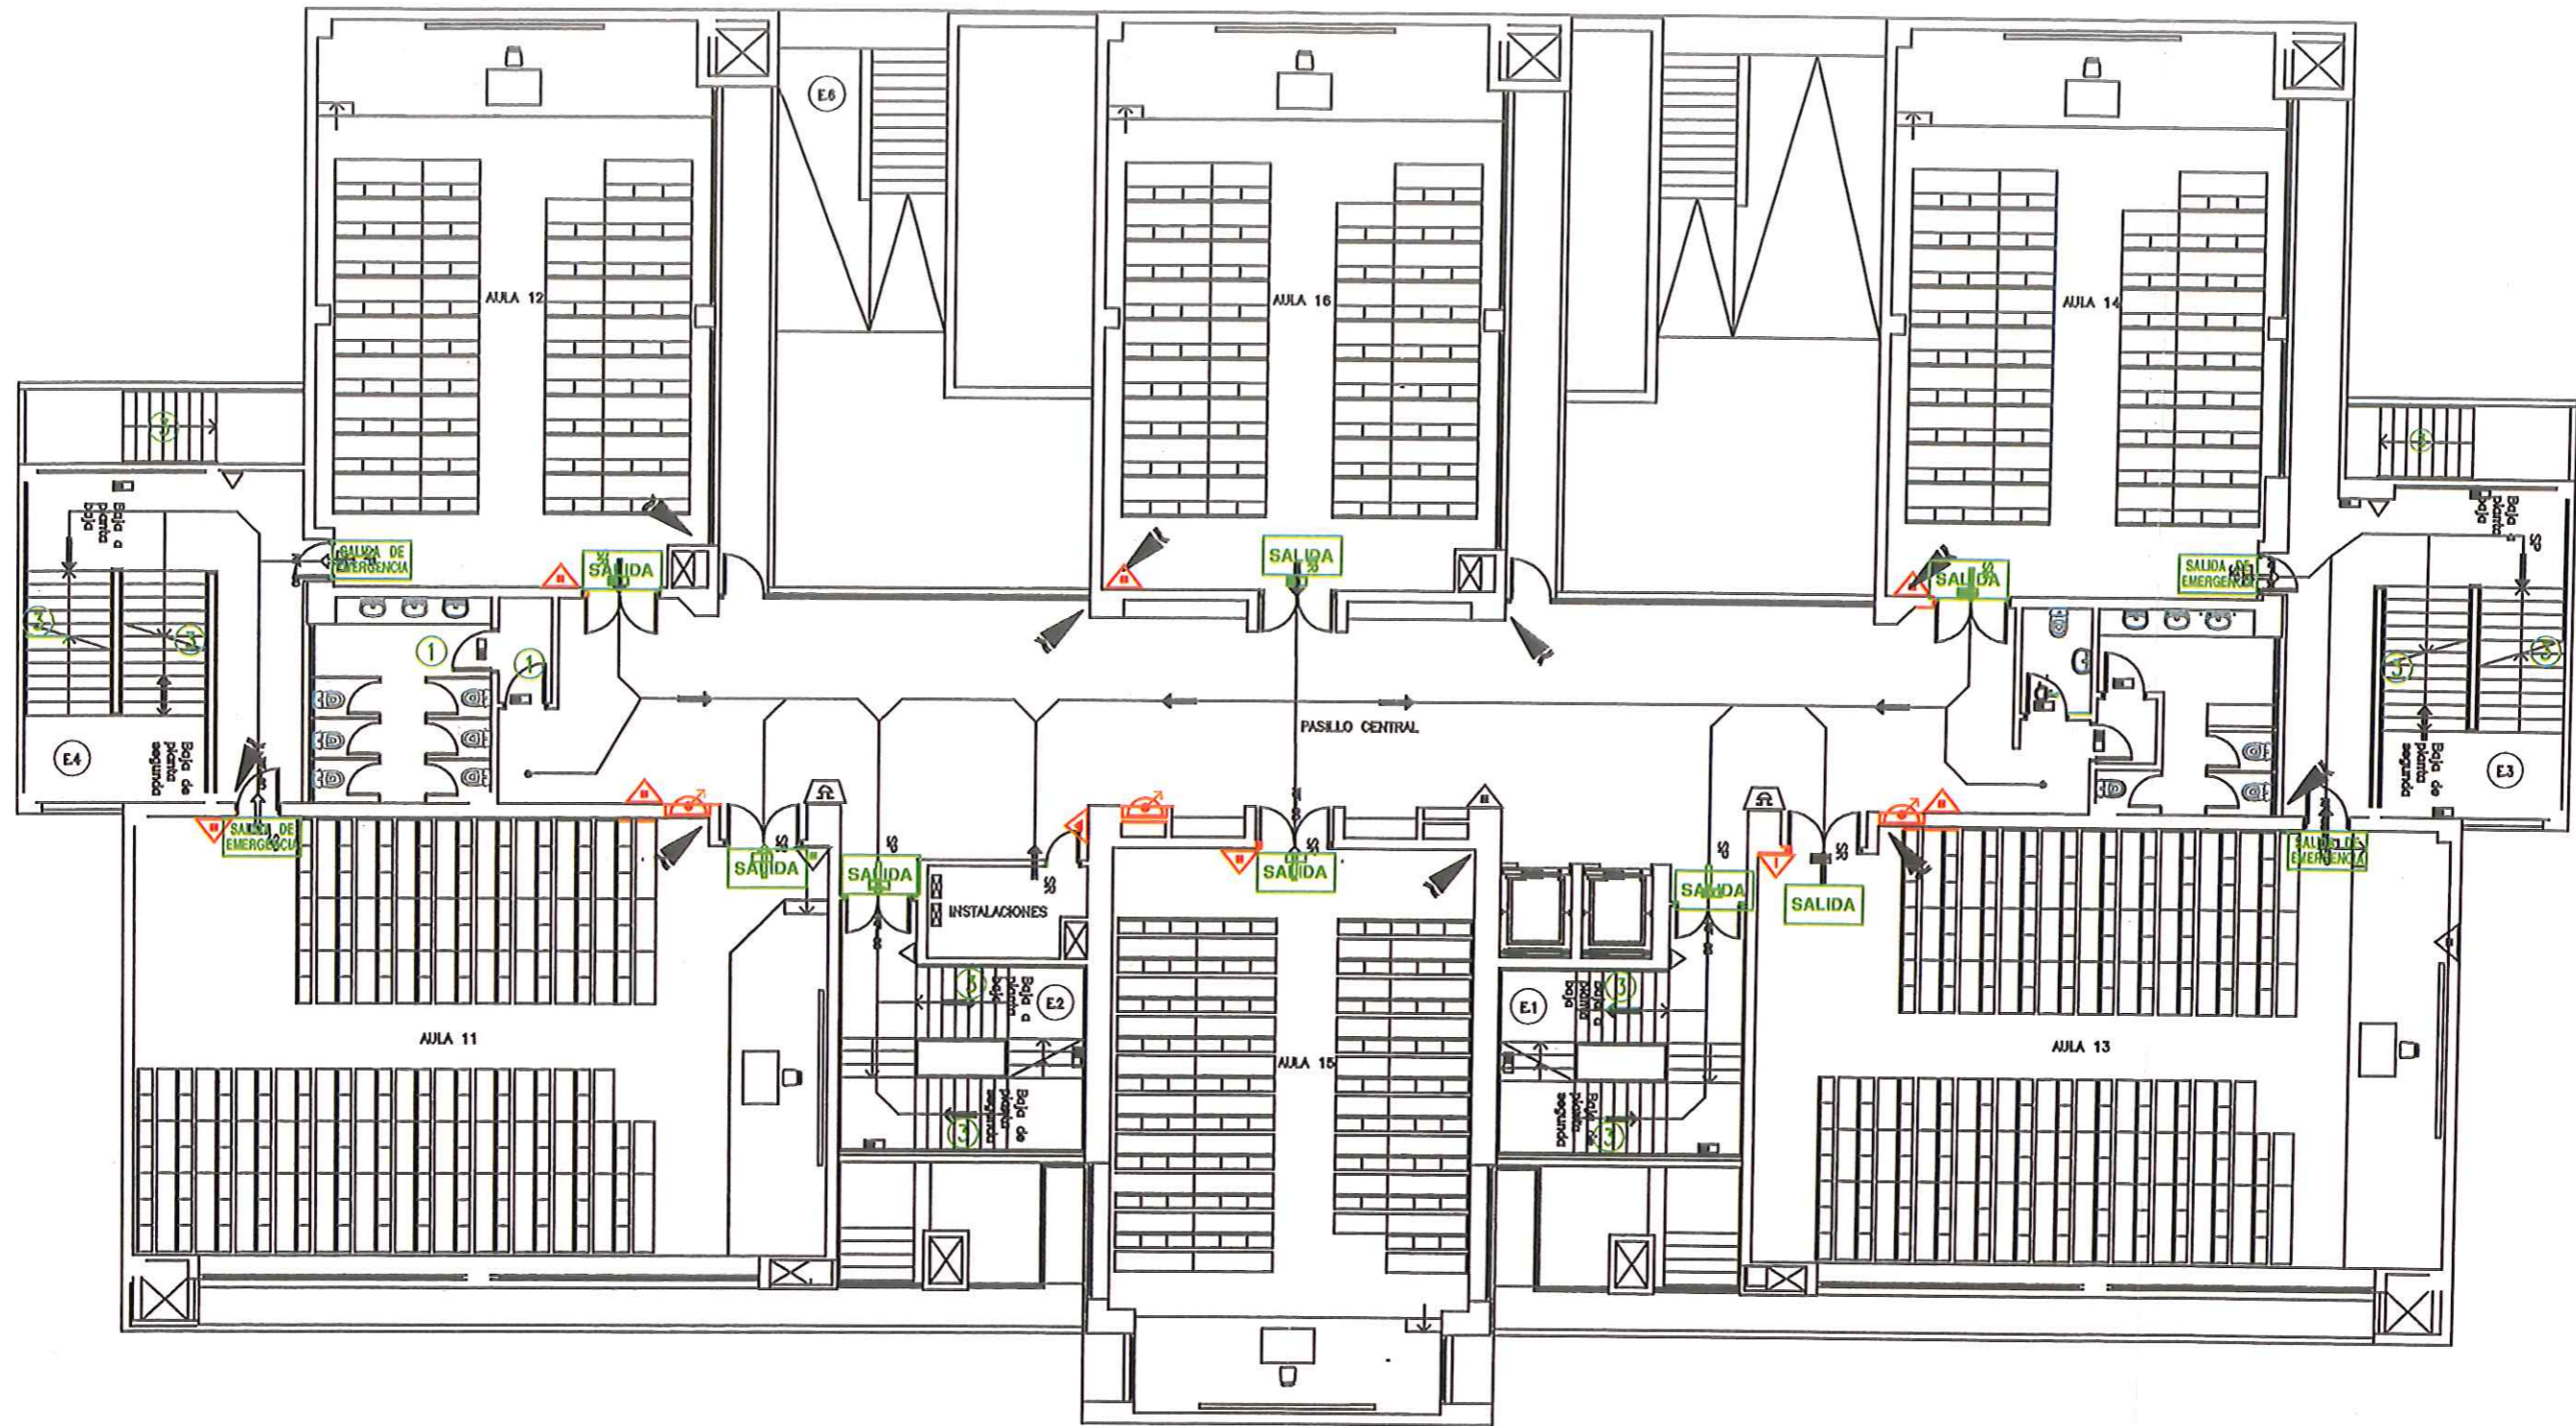


**LEYENDA:**

- |  |                           |  |                      |  |            |  |                        |
|--|---------------------------|--|----------------------|--|------------|--|------------------------|
|  | EXTINTOR DE POLVO ABC     |  | PULSADOR DE ALARMA   |  | DETECTOR   |  | VIA DE EMERGENCIA      |
|  | EXTINTOR DE CO2           |  | ALARMA               |  | ROCIADOR   |  | SALIDAS RECINTO/PLANTA |
|  | BOCA DE INCENDIO EQUIPADA |  | CENTRAL DE INCENDIOS |  | LUMINARIAS |  | SALIDA DE EMERGENCIA   |
|  |                           |  |                      |  |            |  | RECINTO DE RIESGO      |

**SEÑALIZACION**

- |  |        |  |                      |
|--|--------|--|----------------------|
|  | SALIDA |  | SALIDA DE EMERGENCIA |
|  | ①      |  | ②                    |
|  | ③      |  | ④                    |
|  | ⑤      |  | ⑥                    |

	UNIVERSIDAD COMPLUTENSE MADRID	
	EDIFICIOS AMPLIACIÓN . FACULTAD CIENCIAS QUIMICAS	
PLANO PLANTA PRIMERA AULARIO.S		
PLAN DE AUTOPROTECCION	Plano nº 5.A	CODIGO:E5059/08
	Escala: 1/150	Fecha: marzo 2009

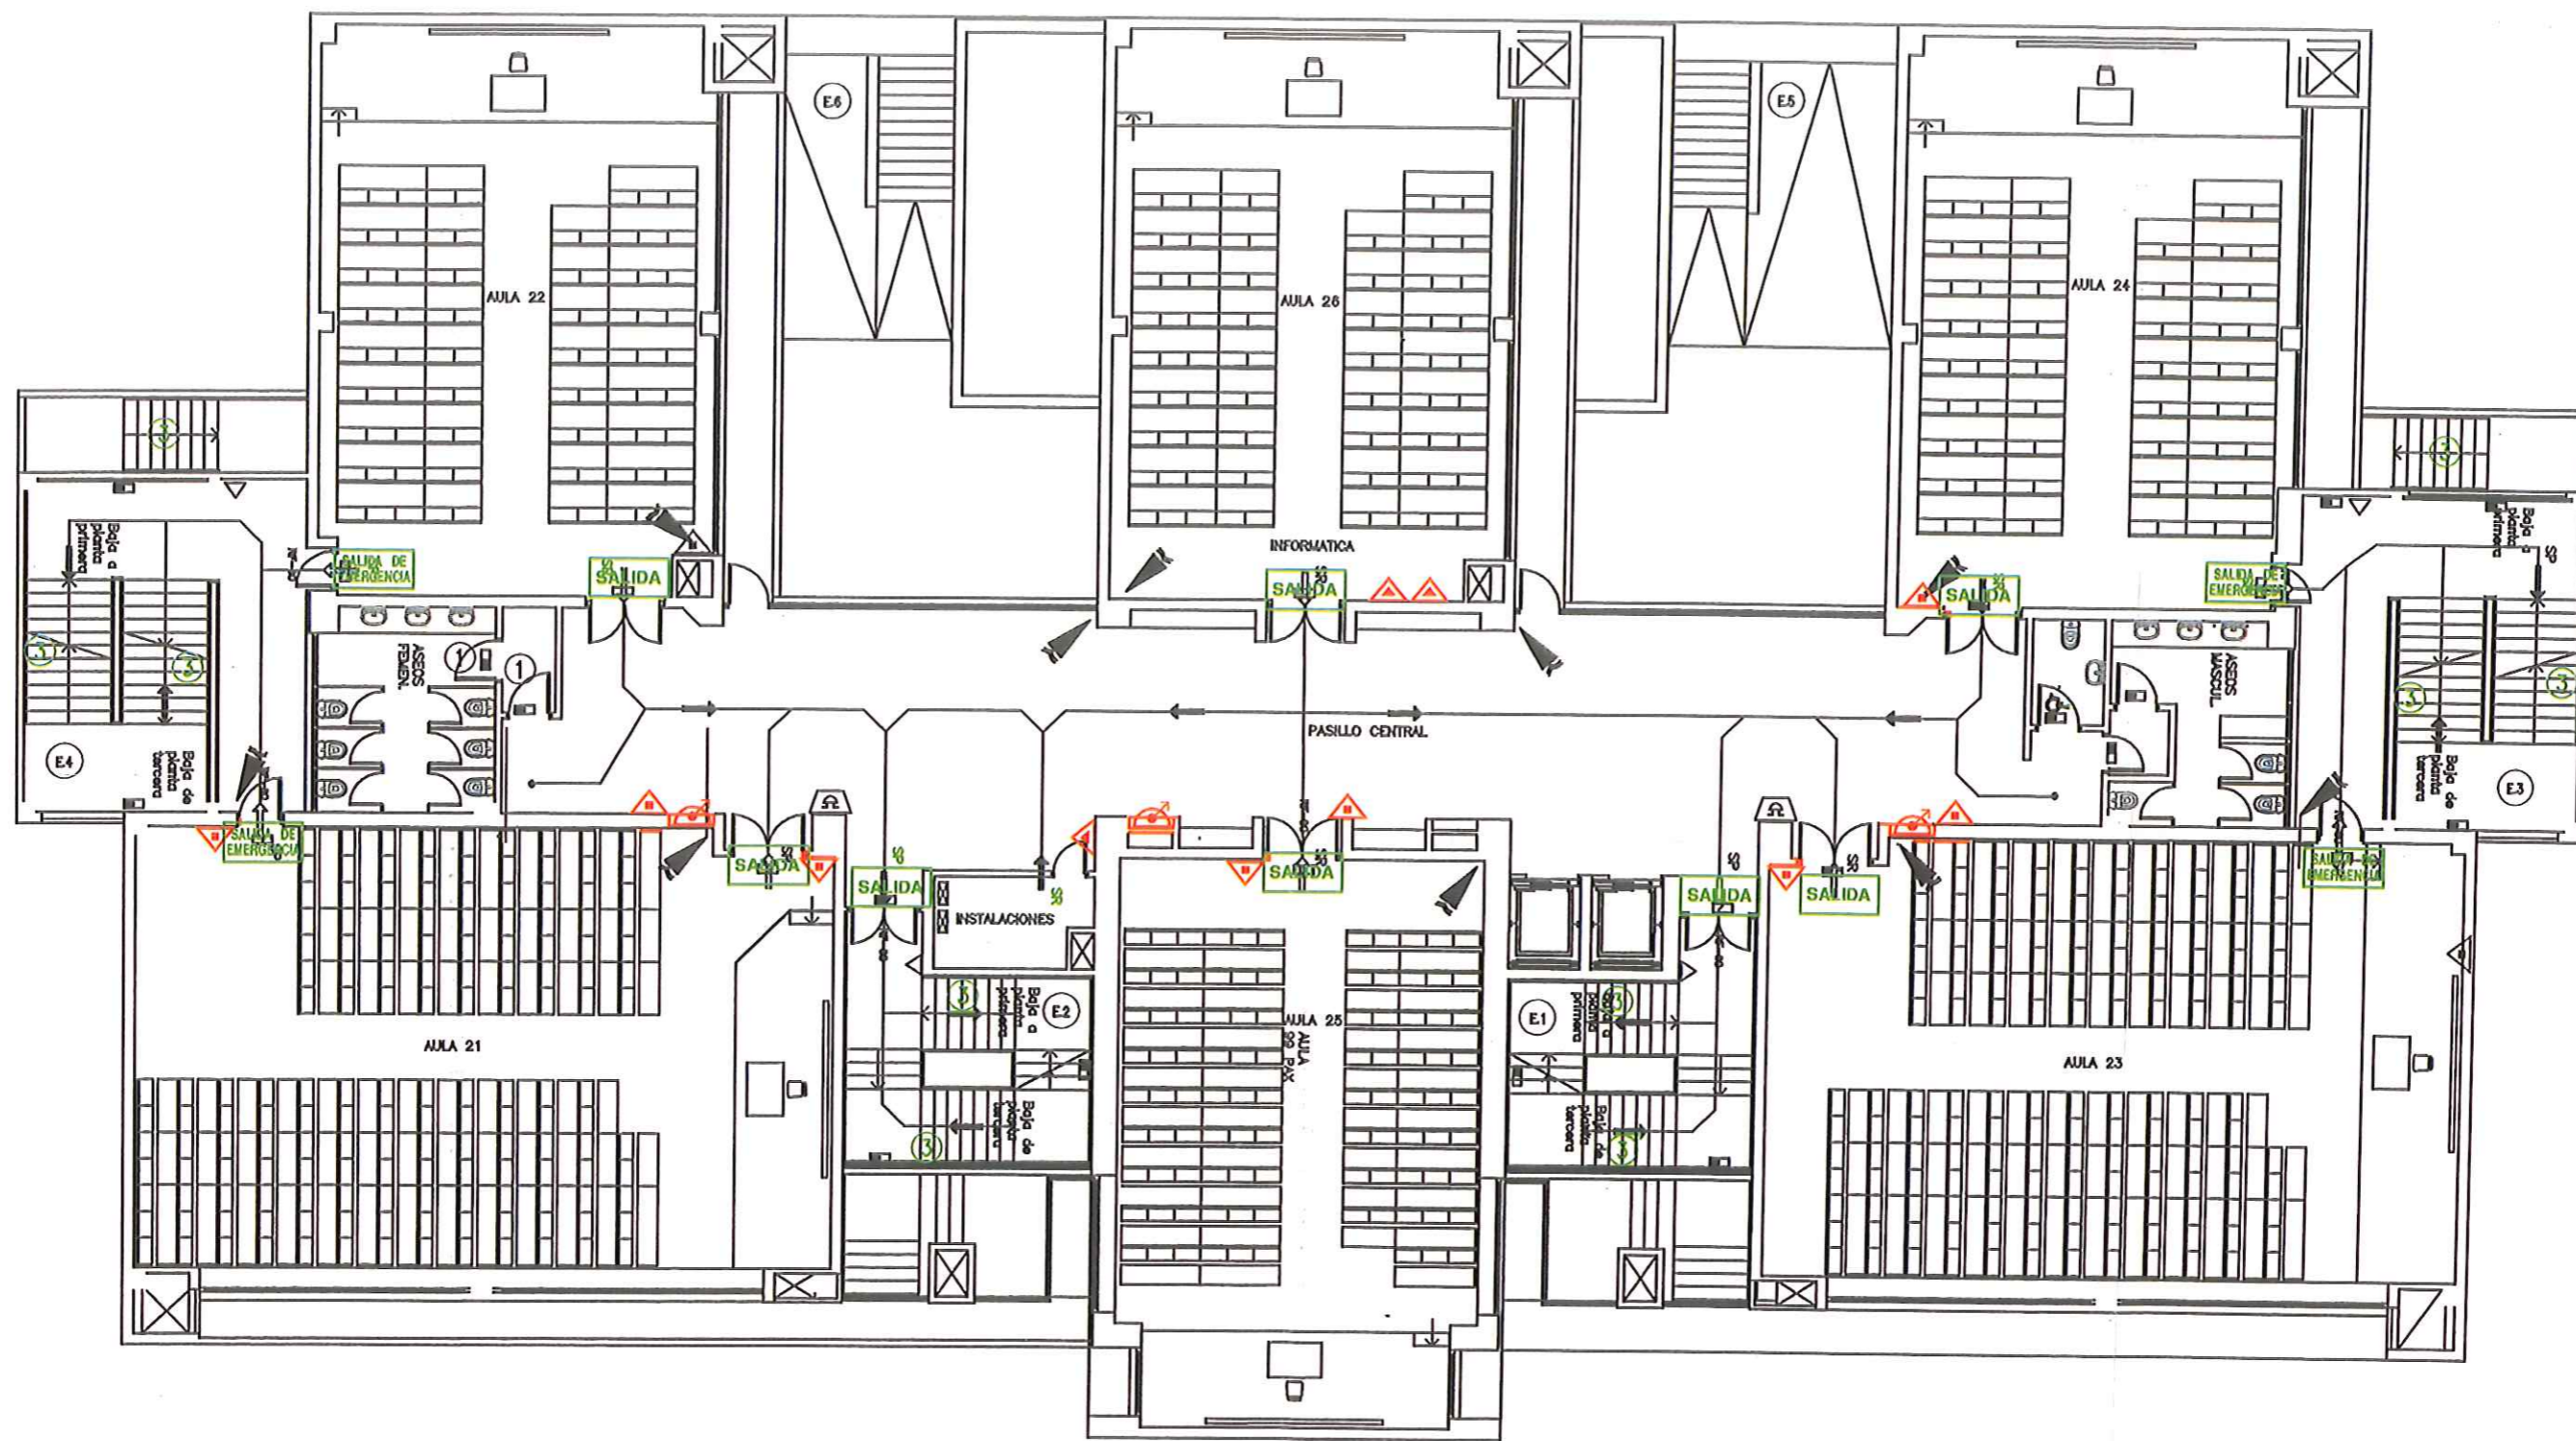

**LEYENDA:**

- |  |                           |  |                      |  |                   |  |                              |
|--|---------------------------|--|----------------------|--|-------------------|--|------------------------------|
|  | EXTINTOR DE POLVO ABC     |  | PULSADOR DE ALARMA   |  | DETECTOR          |  | VIA DE EMERGENCIA            |
|  | EXTINTOR DE CO2           |  | ALARMA               |  | ROCIADOR          |  | SR/SP SALIDAS RECINTO/PLANTA |
|  | BOCA DE INCENDIO EQUIPADA |  | CENTRAL DE INCENDIOS |  | LUMINARIAS        |  | SALIDA DE EMERGENCIA         |
|  |                           |  |                      |  | RECINTO DE RIESGO |  |                              |

**SEÑALIZACION**

- |  |        |  |                      |
|--|--------|--|----------------------|
|  | SALIDA |  | SALIDA DE EMERGENCIA |
|  | 1      |  | 2                    |
|  | 3      |  | 4                    |
|  | 6      |  |                      |

UNIVERSIDAD COMPLUTENSE MADRID EDIFICIOS AMPLIACION . FACULTAD CIENCIAS QUIMICAS		
PLANO PLANTA SEGUNDA AULARIO.S.		
PLAN DE AUTOPROTECCION	Plano n° 6A	CODIGO:E5059/08
<b>EMER 02</b>	Escala: 1/150	Fecha: Octubre 2008